




PLANTA BAIXA
ESC: 1:50

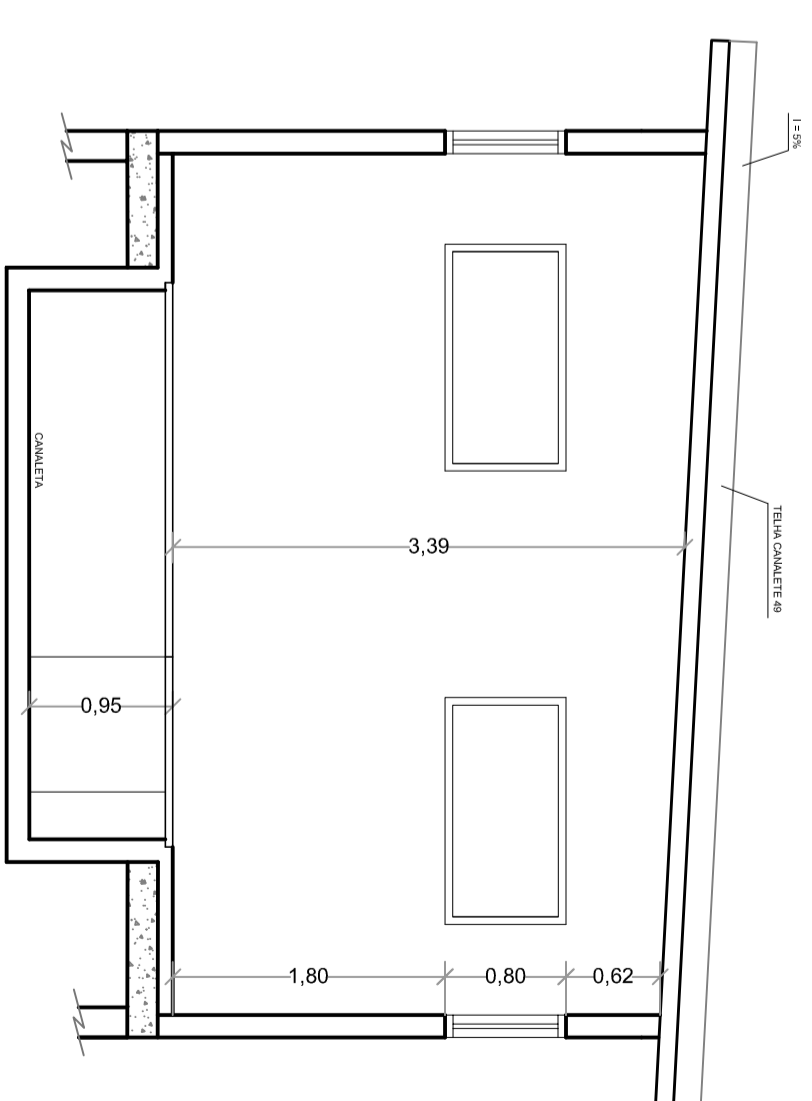

CORTÉ D-D

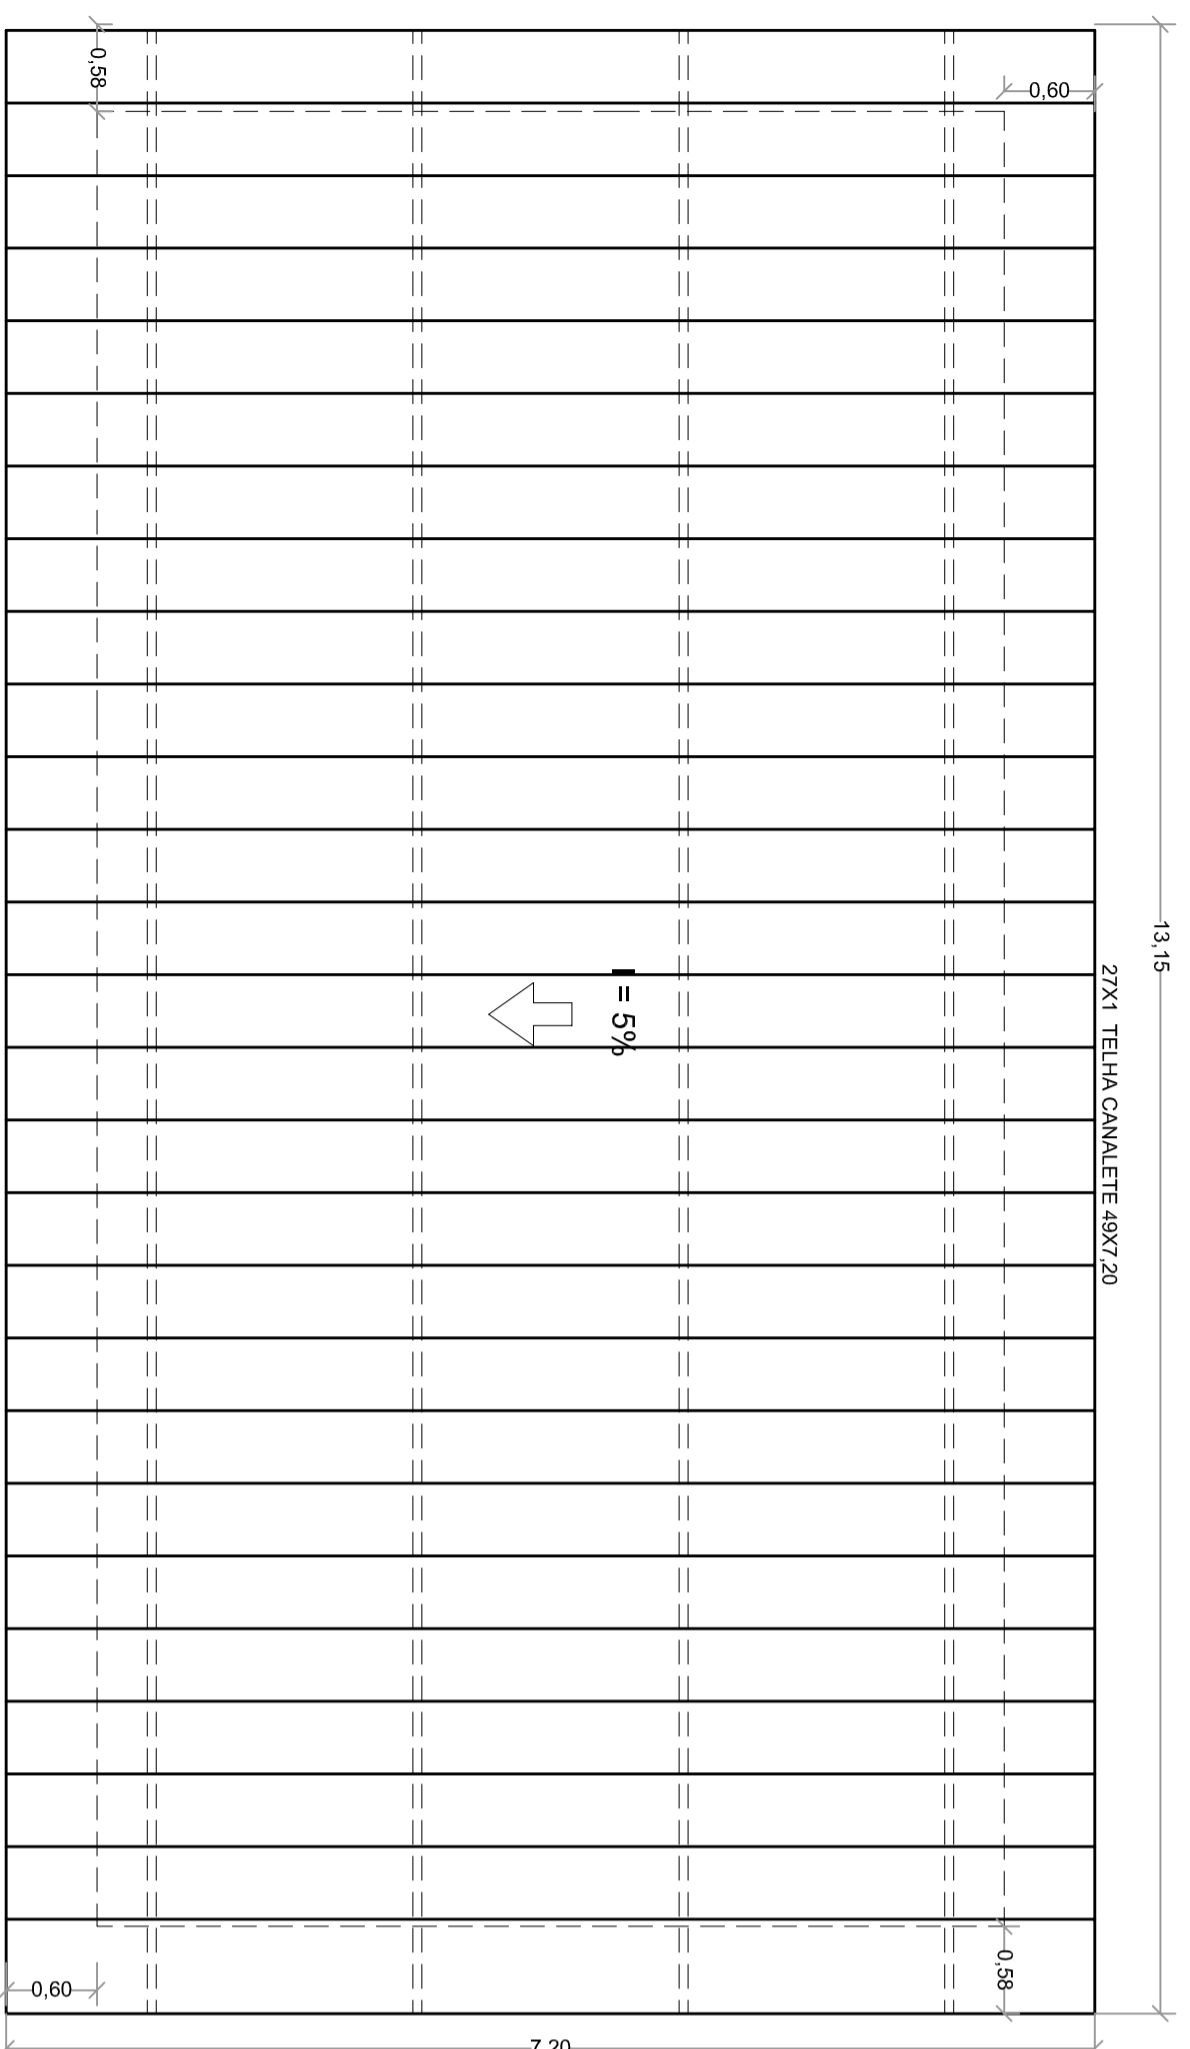

COBERTURA (DISTRIBUIÇÃO DAS TELHAS)
ESC: 1:50

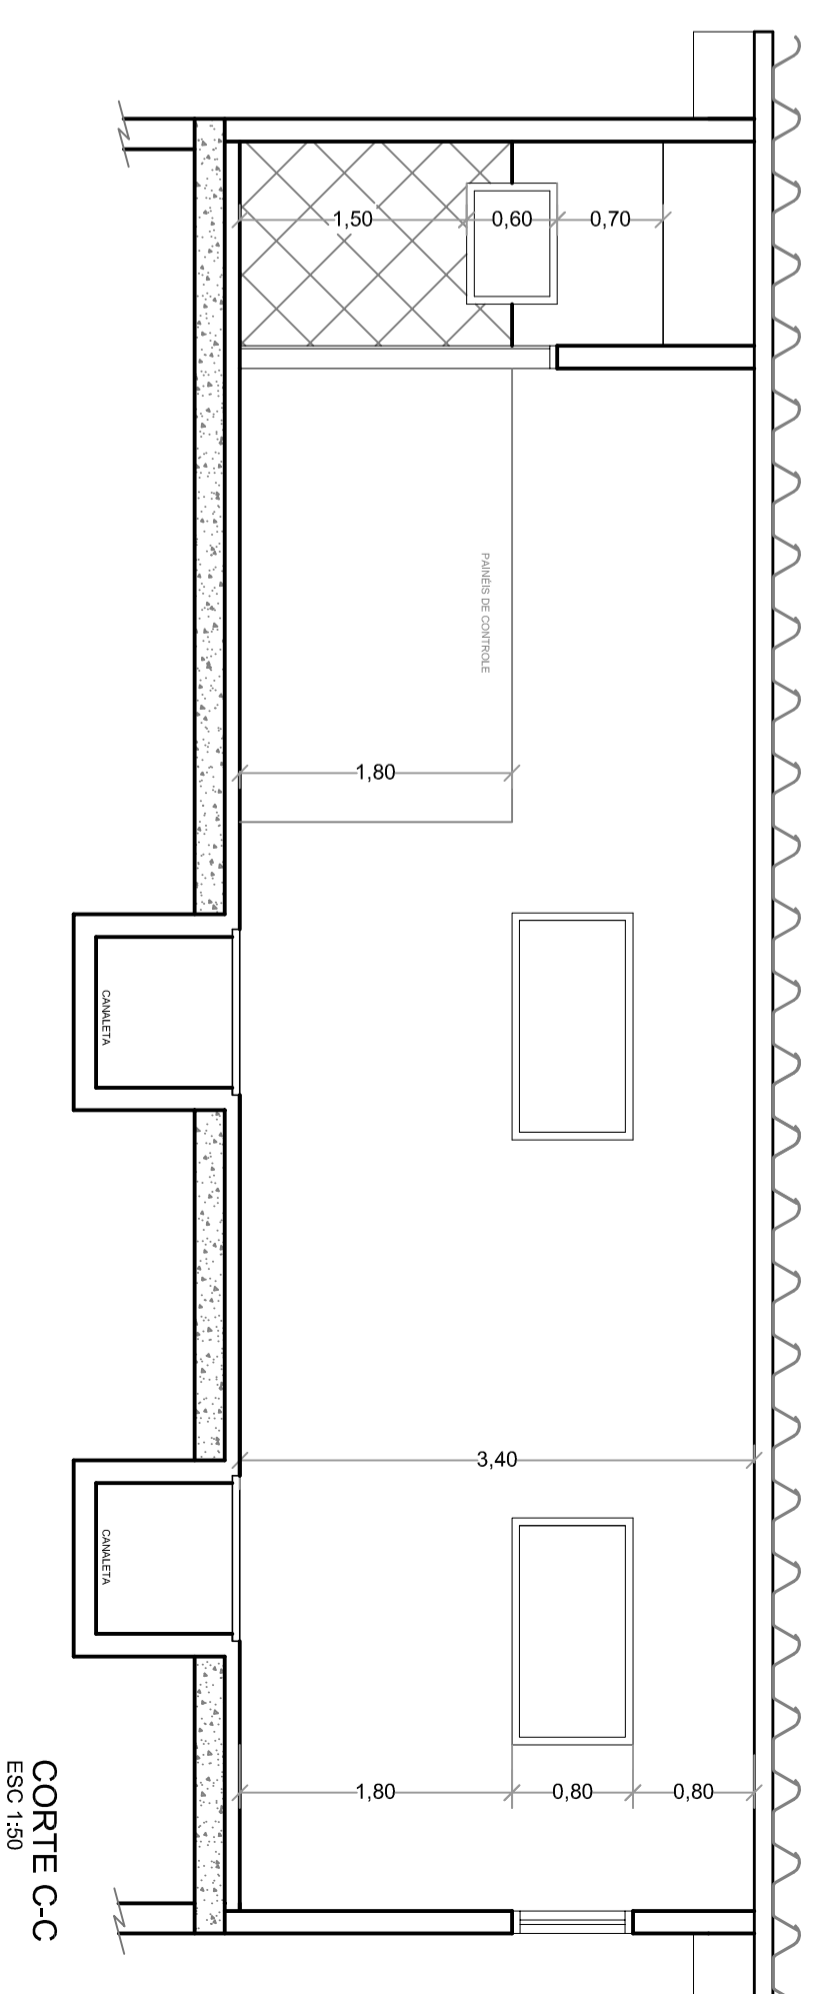

CORTÉ C-C
ESC: 1:50



DAE S/A - ÁGUA E ESGOTO
Rod. Vereador Genildo Dias, nº 1500 - Jundiá - SP
www.daejundiai.com.br

ASSUNTO: PROJETO HIDRAULICO / CASA DE BOMBAS

OBRA: RESERVATÓRIO R-13

END.: RUA HUGSON Nº90 - DISTRITO INDUSTRIAL - JUNDIAÍ - SP

PROJETO	DESENHO	TEC.	FABIANA REIS	SEÇÃO
ENGENHARIA	ENGENHARIA	ENGENHARIA	ENGENHARIA	ENGENHARIA
REVISÃO	REVISÃO	REVISÃO	REVISÃO	REVISÃO
APPROVAÇÃO	APPROVAÇÃO	APPROVAÇÃO	APPROVAÇÃO	APPROVAÇÃO

FOLHA: 3/3

DATA: 04/12/13

ESCALA: 1:50

REVISÃO