

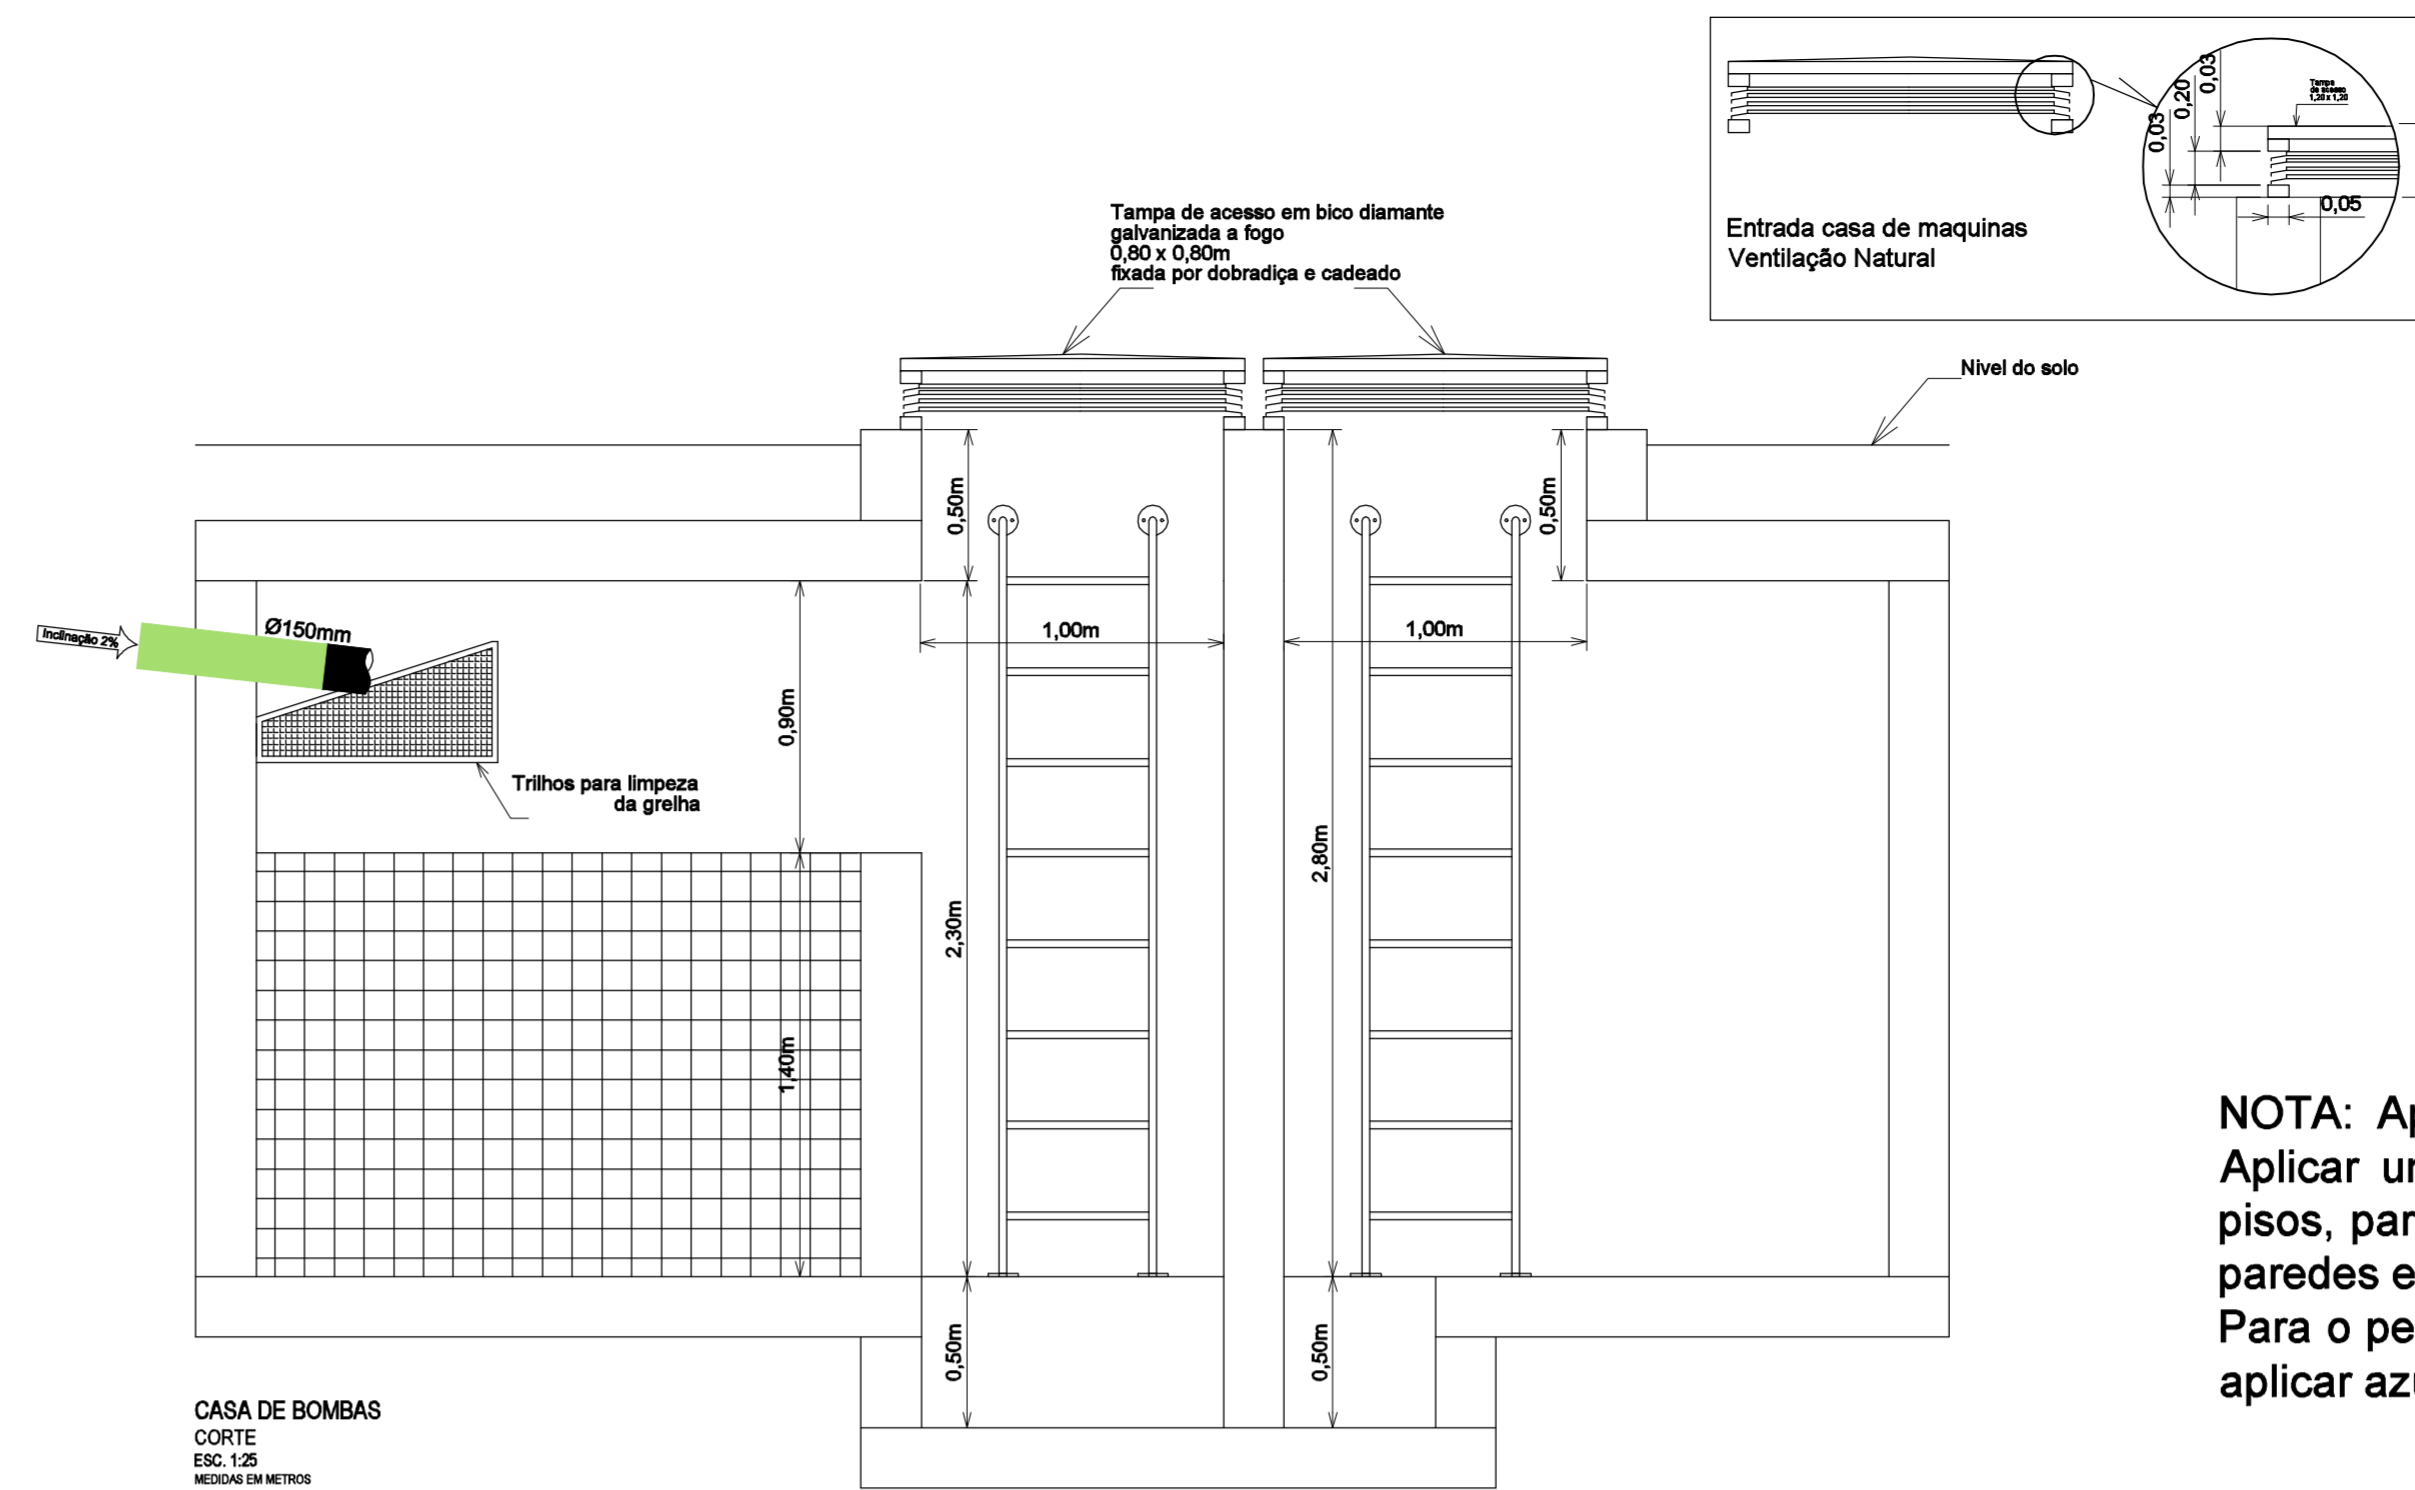


CASA DE BOMBAS
PLANTA BAIXA
ESC. 1/25
MEDIDAS EM METROS

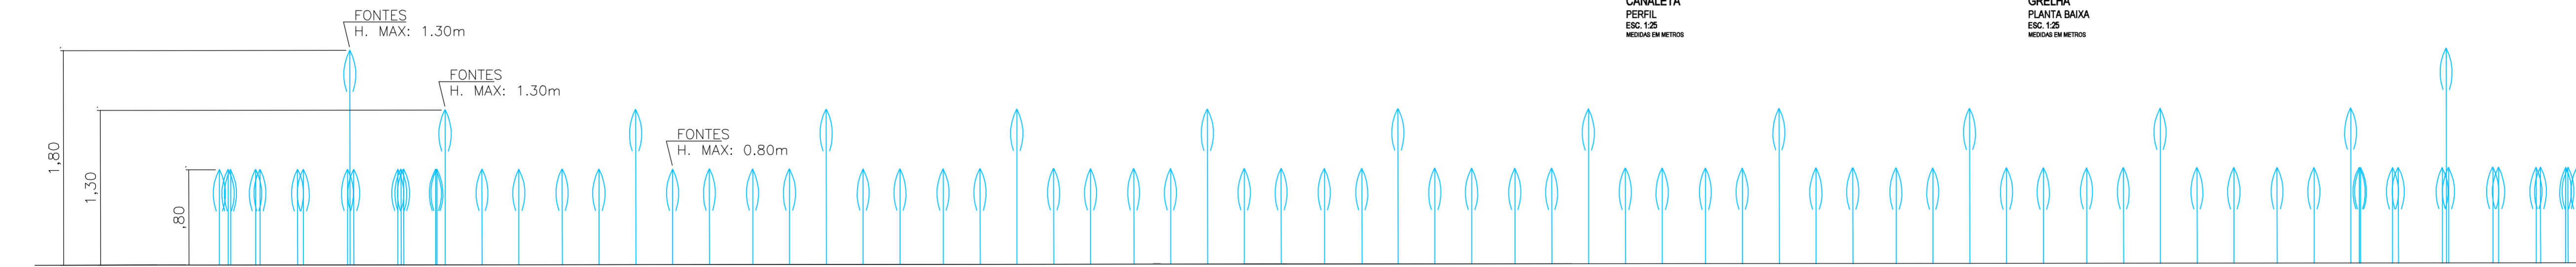

NOTA: Aplicar 3 demãos de impermeabilizante nas canaletas. Aplicar uma demão de impermeabilizante nos encontros entre pisos, paredes, nas interligações de todas as tubulações com as paredes e nichos de sucção e de esgotamento. Para o perfeito funcionamento do sistema de tratamento de água aplicar azulejos no fundo e paredes das canaletas.

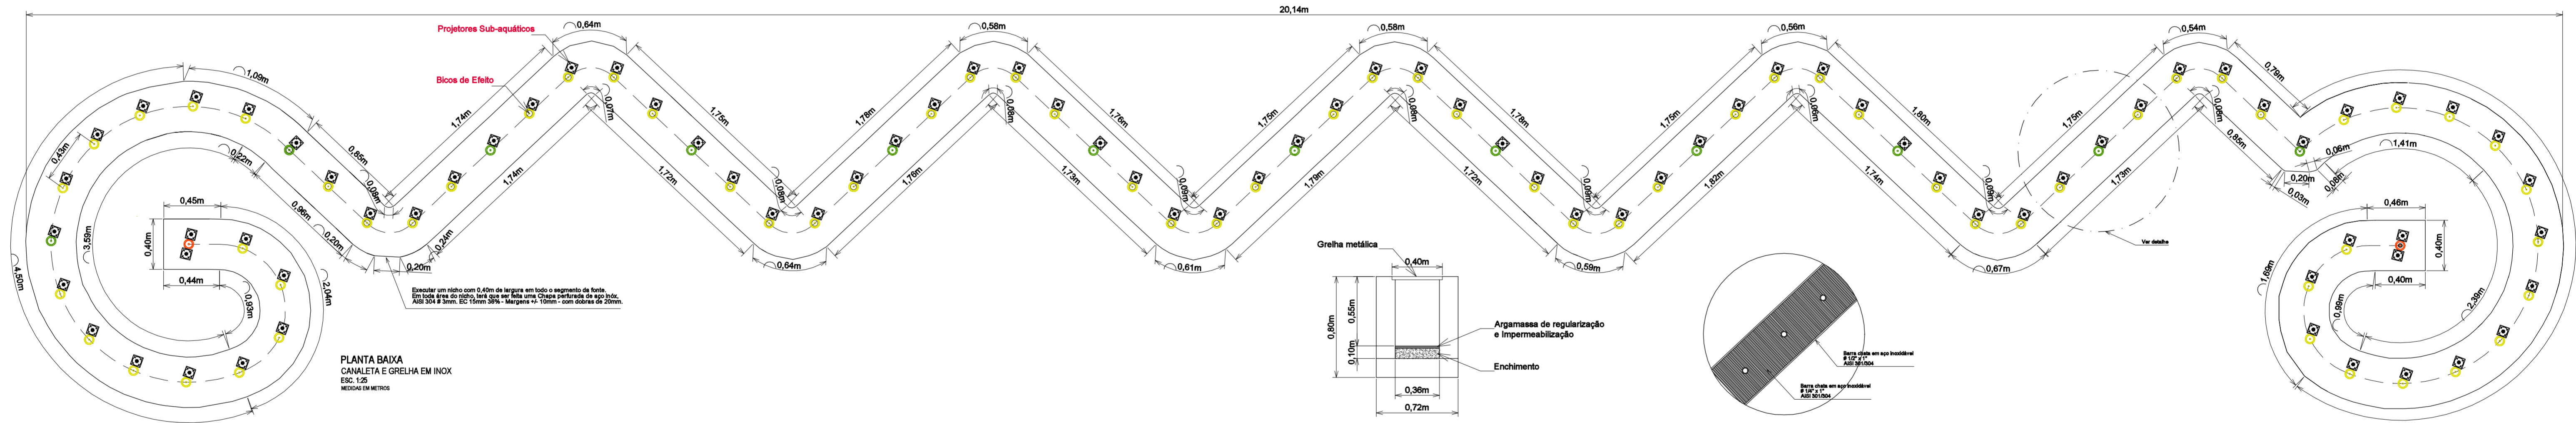

ELEVACÃO
JATOS D'ÁGUA
ESC. 1/25
MEDIDAS EM METROS

		DAE S/A - ÁGUA E ESGOTO - JUNDIAÍ/SP Processo Adm. nº 5.726-3/19 Projeto Executivo de Sistemas de Circulação de Água para jatos d'água Área de Lazer da Extensão do Parque da Cidade - Jundiaí/SP	
FASE PROJETO PROJETO EXECUTIVO ARQUITETURA - CANALETA E CASA DE BOMBAS			
Responsável Técnico Engº Luciano M. T. Ferragut - Crea nº 5061637/03	Projeto Engº Luciane M. T. Ferragut - Crea nº 5061637/03	Data JAN/2020	
Desenho Luciane M. T. Ferragut	Nome Arquivo CAD DAE_PE_F_1_R.00.dwg	FOLHA	
Escala 1/25	Revisão 00	Data	02/06
INSPIRATI ARTE+CULTURA LTDA. EPP Av. Brigadeiro Luís Antônio, 487 Jd. 64 Bela Vista São Paulo SP CEP 01317-000 Tel. (11) 3001-6000 ferragut@inspirati.com.br adm@inspirati.com.br			