



CASA DE BOMBAS
FABRICAÇÃO DA ALVENARIA
ESC. 1/25
MEDIDAS EM METROS

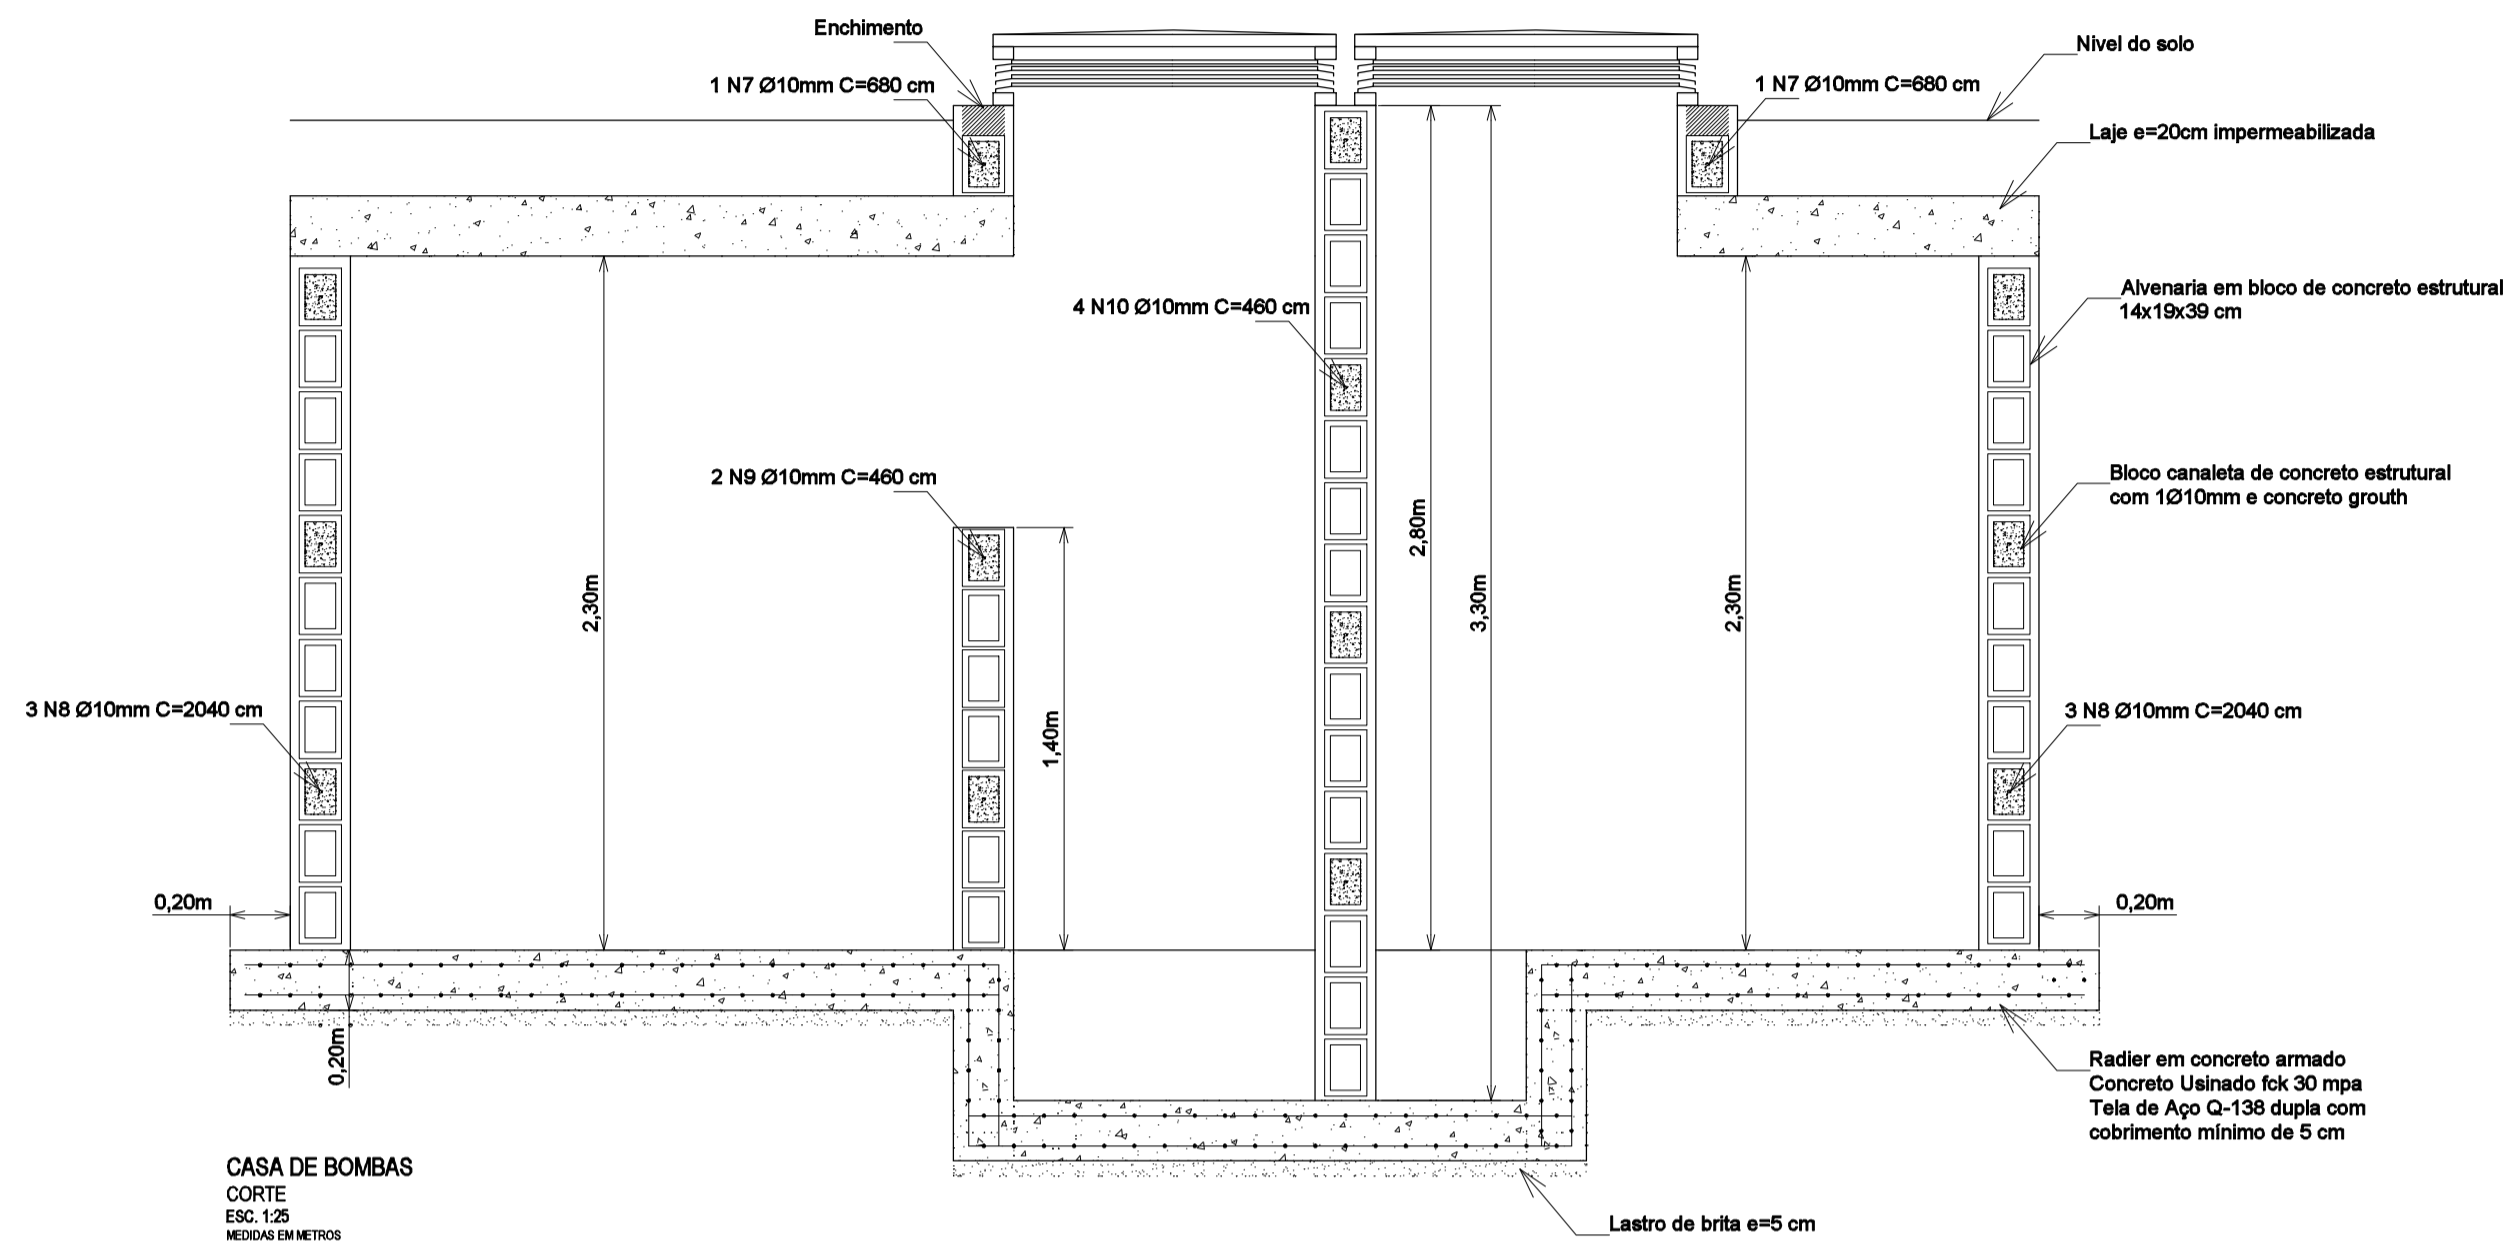

CASA DE BOMBAS
CORTE
ESC. 1/25
MEDIDAS EM METROS

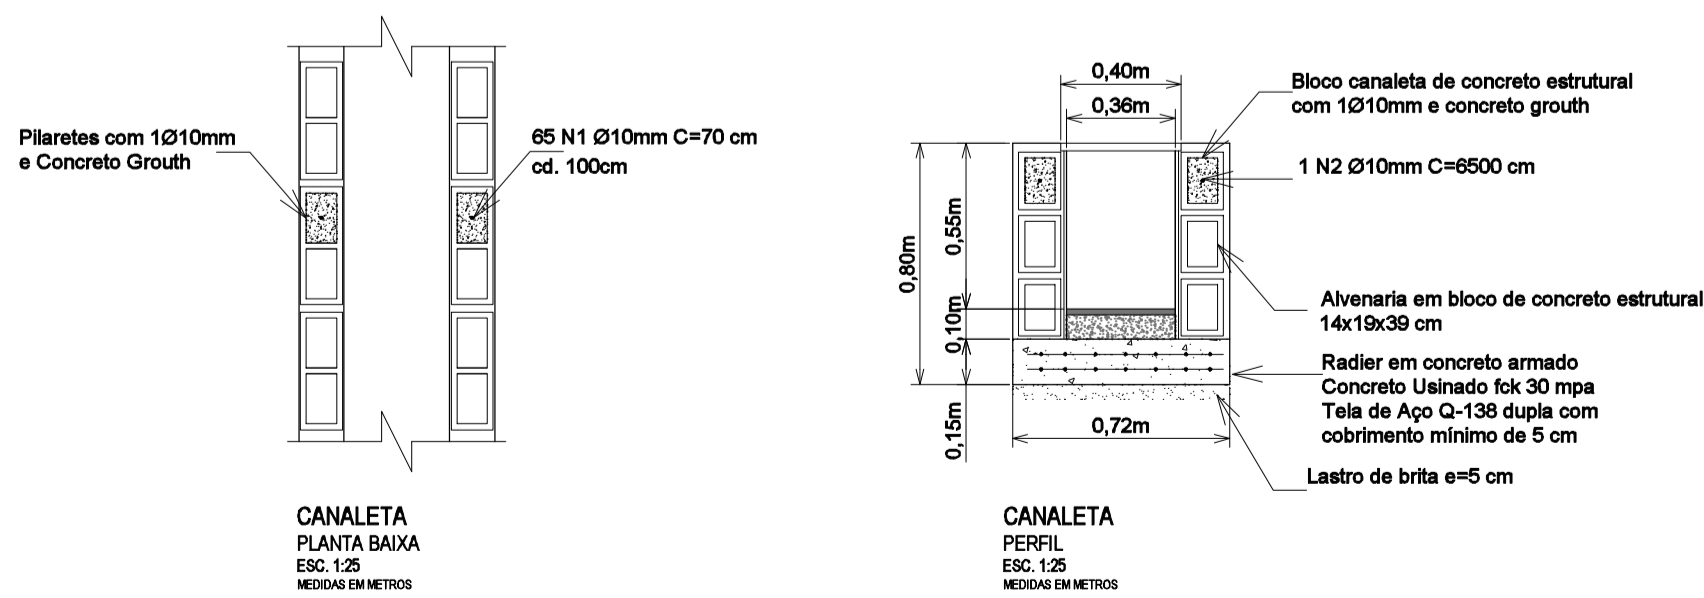


CANALETA
PLANTA BAIXA
ESC. 1/25
MEDIDAS EM METROS

CANALETA
PERFIL
ESC. 1/25
MEDIDAS EM METROS

POS	AÇO	BIT (mm)	QUANT	COMPRIMENTO	
				UNIT (cm)	TOTAL (cm)
N1	50A	10	65	70	4550
N2	50A	10	1	6500	6500
N3	50A	10	16	240	3840
N4	50A	10	3	340	1020
N5	50A	10	4	290	1160
N6	50A	10	5	150	750
N7	50A	10	1	680	680
N8	50A	10	3	2040	6120
N9	50A	10	2	460	920
N10	50A	10	4	460	1840

RESUMO DO AÇO CA 50			
AÇO	BIT (mm)	COMPRIM (m)	PESO (kg)
50 A	10	274	186
Peso Total (+ perda 10%)			= 186 kg

RESUMO DE CONCRETO FCK 25 MPA
Radier Casa de Bombas: 7,05 m³
Radier Canaleta: 3,39 m³

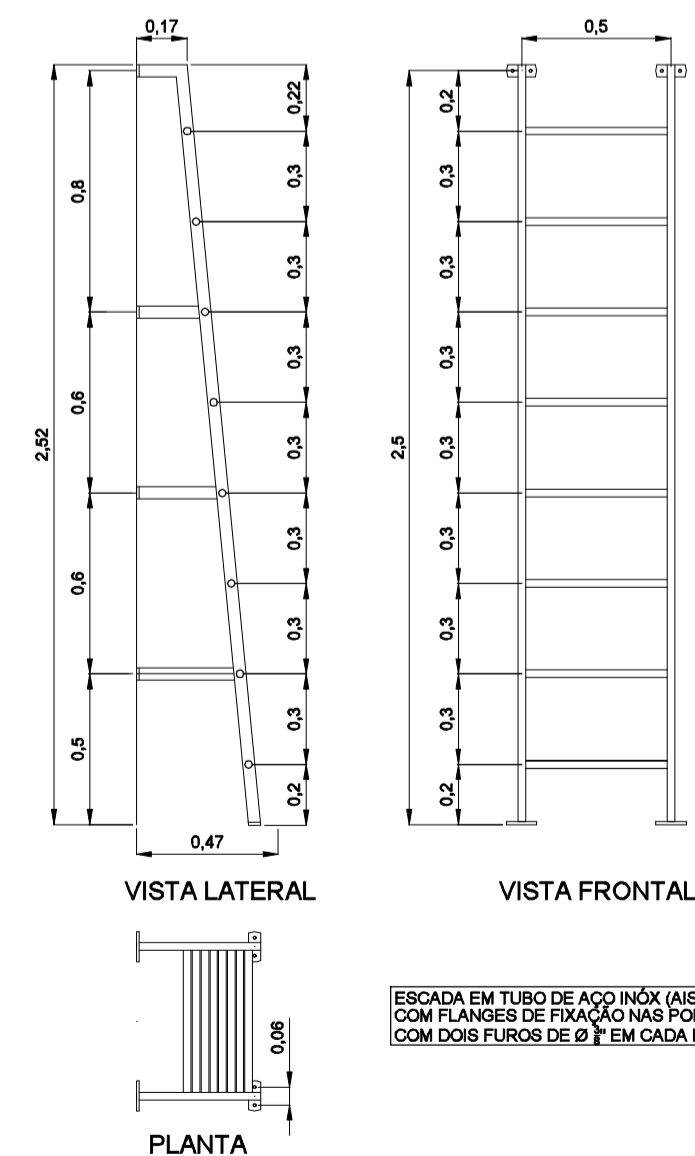

VISTA LATERAL

VISTA FRONTAL

PLANTA

ESCADA EM TUBO DE AÇO INOX (AISI 304 - LIGA 18.8) COM FLANGES DE FIXAÇÃO NAS PONTAS, COM DOIS FUROS DE Ø 16 EM CADA FLANGE

DETALHE
ESCADA TIPO MARINHEIRO
CASA DE BOMBAS
ESCALA 1:25

INSPIRATI ARTE+ CULTURA		DAE S/A - ÁGUA E ESGOTO - JUNDIAI/SP	
Processo Adm. nº 5.726-3/19		Projeto Executivo de Sistemas de Circulação de Água para jatos d'água	
Área de Lazer da Extensão do Parque da Cidade - Jundiaí/SP		Área de Lazer da Extensão do Parque da Cidade - Jundiaí/SP	
FASE PROJETO	PROJETO EXECUTIVO	ESTRUTURAL - CANALETA E CASA DE BOMBAS	
Responsável Técnico	Projeto	Data	
Engª Luciane M. T. Ferragut - Crea nº 5061637/103	Engª Luciane M. T. Ferragut - Crea nº 5061637/103	JAN/2020	
Desenho	Nome Arquivo CAD	FOLHA	
Luciane M. T. Ferragut	DAE_PE_F_1_R.00.dwg	03/06	
Escala	Revisão	Data	
1/25	00	-	
INSPIRATI ARTE+CULTURA LTDA. EPP			
Av. Brigadeiro Luís Antônio, 487 54 Bela Vista São Paulo SP CEP 01317-000			
Tel. (11) 3801-8822 ferragut@inspirati.com.br adm@inspirati.com.br			