



CASA DE BOMBAS  
PLANTA BAIXA  
ESC. 1/25  
MEDIDA EM METROS

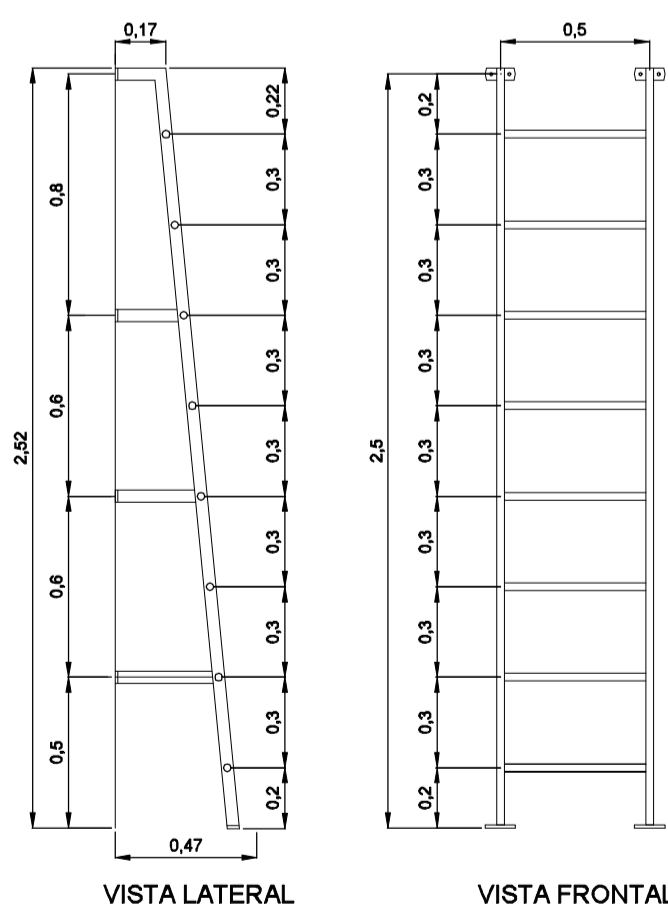

VISTA LATERAL


VISTA FRONTAL

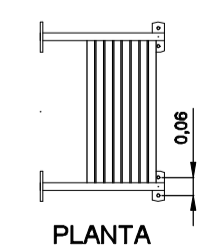


PLANTA

ESCALADA EM TUBO DE AÇO INOX (AISI 304 - LIGA 18.8)  
COM FLANGES DE FIXAÇÃO NAS PONTAS  
COM DOIS FUROS DE Ø 12 EM CADA FLANGE

DETALHE  
ESCALADA TIPO MARINHEIRO  
ESC. 1/25  
MEDIDA EM METROS

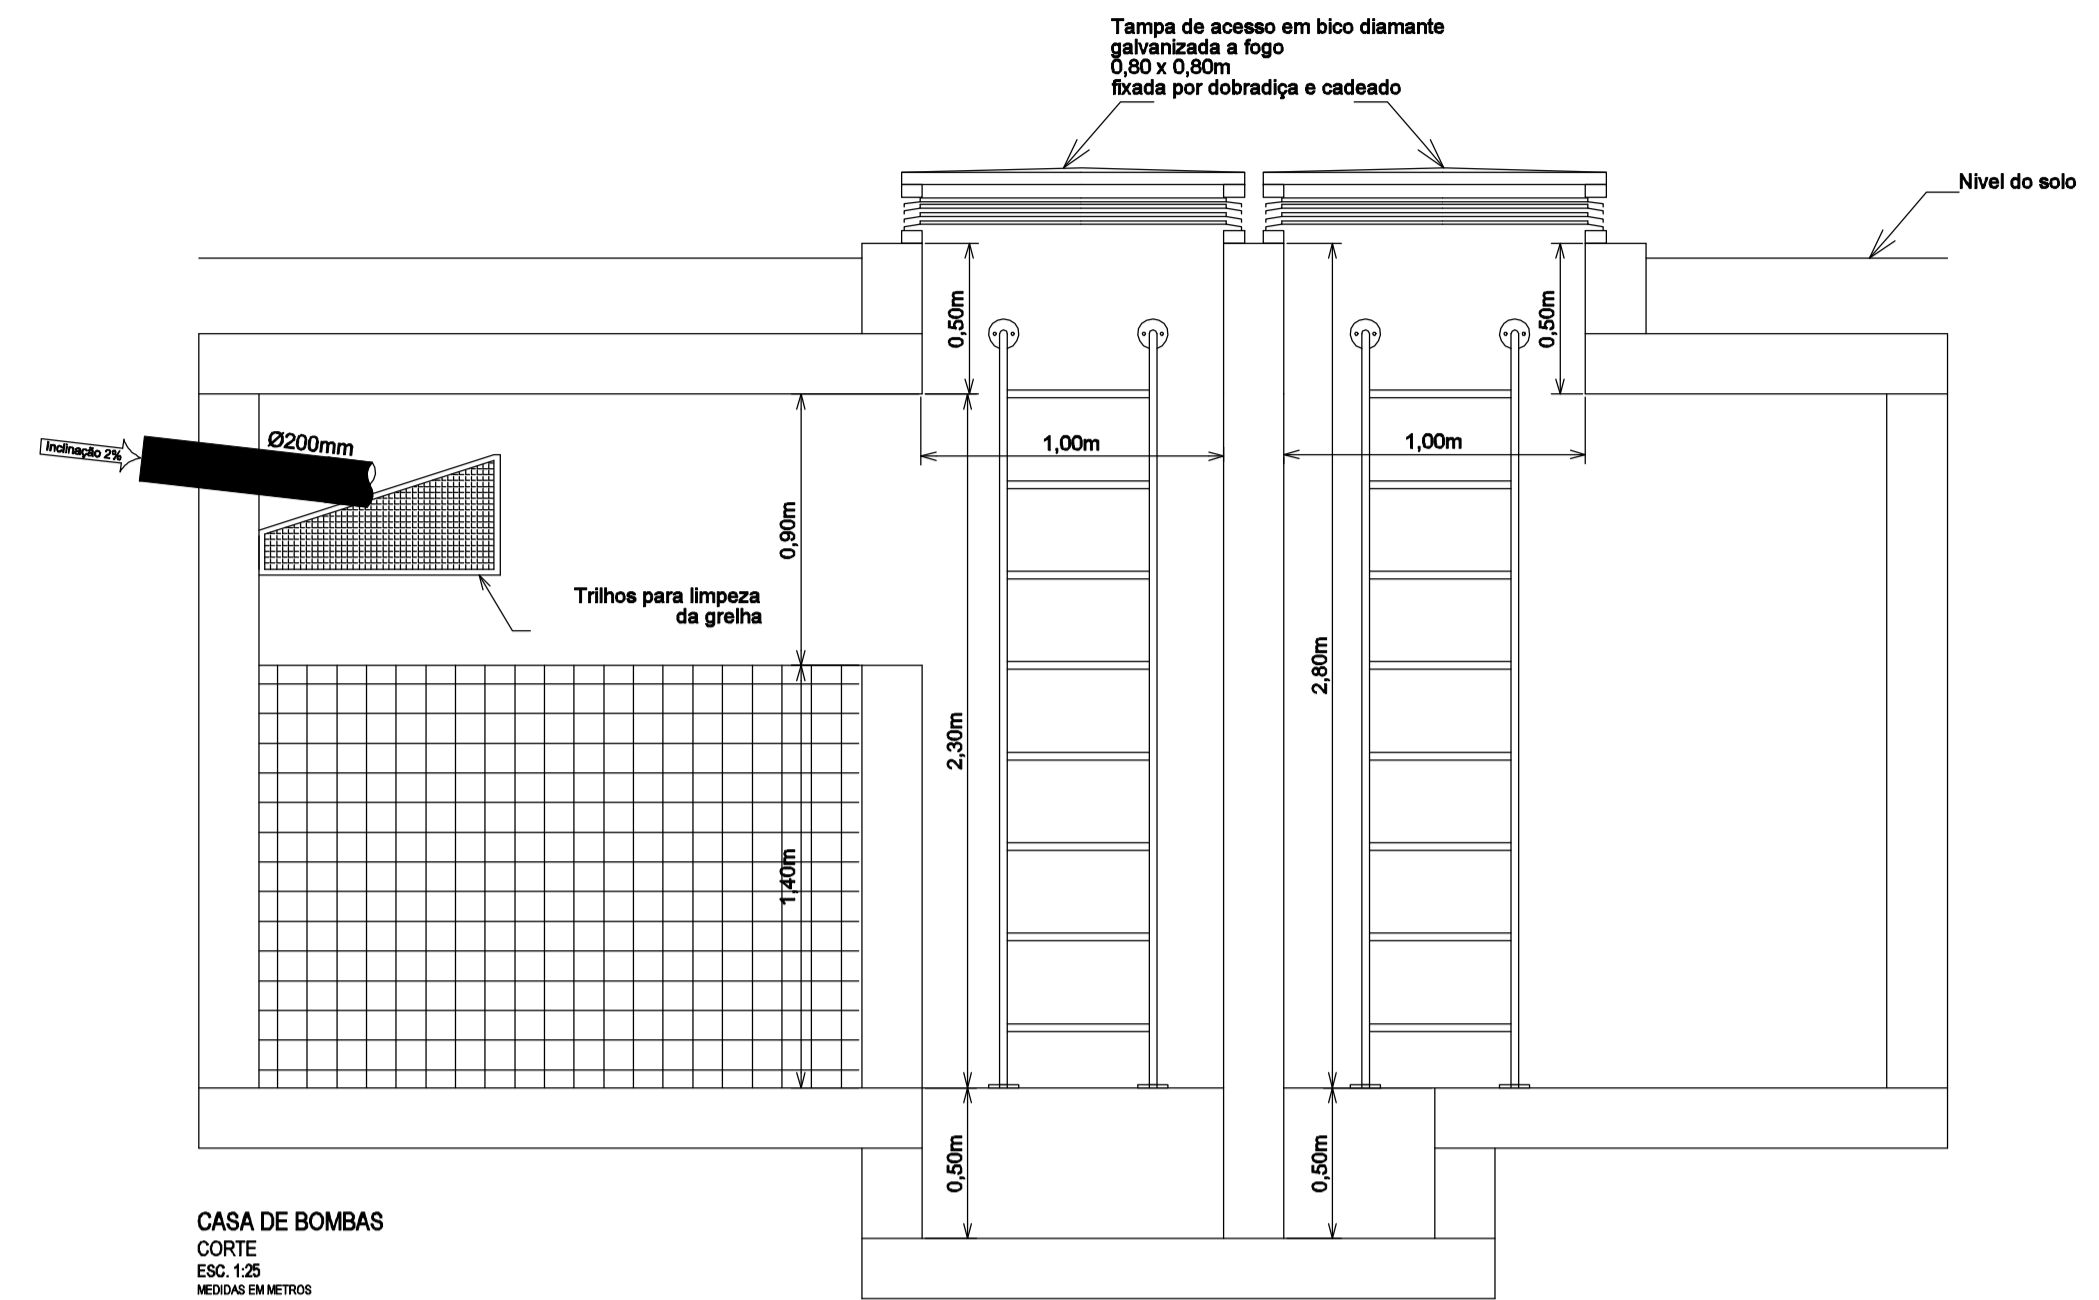

CASA DE BOMBAS  
CORTE  
ESC. 1/25  
MEDIDA EM METROS

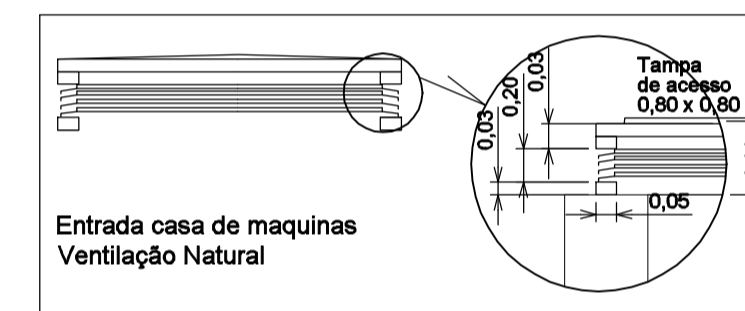

Entrada casa de maquinas  
Ventilação Natural

NOTA: Aplicar 3 demãos de impermeabilizante nas canaletas. Aplicar uma demão de impermeabilizante nos encontros entre pisos, paredes, nas interligações de todas as tubulações com as paredes e nichos de sucção e de esgotamento. Para o perfeito funcionamento do sistema de tratamento de água aplicar azulejos no fundo e paredes das canaletas.

		<b>DAE S/A - ÁGUA E ESGOTO - JUNDIAÍ/SP</b> Processo Adm. nº 5.726-3/19 Projeto Executivo de Sistemas de Circulação de Água para jatos d'água Área de Lazer da Extensão do Parque da Cidade - Jundiaí/SP	
FASE PROJETO		PROJETO EXECUTIVO ARQUITETURA - CASA DE BOMBAS	
Responsável Técnico Engª Luciane M. T. Ferragut - Crea nº 5061637103	Projeto Engª Luciane M. T. Ferragut - Crea nº 5061637103	Data JAN/2020	
Desenho Luciane M. T. Ferragut	Nome Arquivo CAD DAE_PE_F_3_R_00.dwg	FOLHA	
Escala 1/25	Revisão 00	Data -	<b>03/09</b>
INSPIRATI ARTE+CULTURA LTDA. EPP Av. Brigadeiro Luís Antônio, 487   13.54   Bela Vista   São Paulo   SP   CEP 01317-000 Tel. (11) 3801-6822   ferragut@inspirati.com.br   adm@inspirati.com.br			