


ARQUITETURA - NÍVEL= 4.65

LEGENDA

-  LUMINÁRIA DE SOBREPOR C/ 2 LÂMPADAS LED T8 18W
-  SPOT DE SOBREPOR P/ LÂMPADA LED PAR20 8W
-  TOMADA 2P+T - 250V
-  INTERRUPTOR
-  CAIXA DE PASSAGEM
-  QUADRO DE DISTRIBUIÇÃO
-  ELETRODUTO GALVANIZADO 3/4" (APARENTE NO TETO / EMBUTIDO NAS PAREDES)

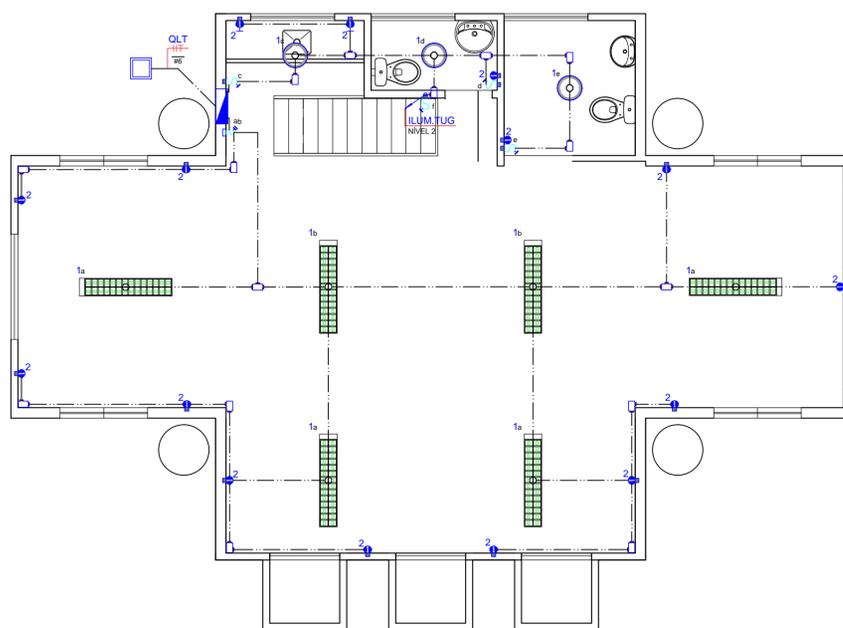

ARQUITETURA - PISO NÍVEL= +1.75

| Revisão | Data | Resp. |
|---------|------|-------|
| | | |
| | | |
| | | |

| | | |
|---|--|--|
|  | | Cliente: DAE/SA - ÁGUA E ESGOTO Contrato nº 16/2020 Projeto: Casa da Árvore - Projetos Executivos Complementares Local/Endereço: Rodovia Vereador Geraldo Dias, 1500, VI. Hortolândia, Jundiaí/SP |
| FASE PROJETO: INSTALAÇÕES ELÉTRICAS PLANTA BAIXA NÍVEL TÉRREO E SUPERIOR | | Escala: 1 : 50 |
| Responsável Técnico: Eng. Jorge Luiz Vernaglia - CREA nº 0601136719 | Projeto: Eng. Jorge Luiz Vernaglia - CREA nº 0601136719 | Data: MAR / 2020 |
| Levantamento / Desenho: Marcello | Nome Arquivo CAD: DAE_CA_PE_ELE_FL01_R00.DWG | Folha: |
| ART/RRT: 28027230200261423 | REG. CAU nº 19026-8 REG. CREA nº 0452024 | PE ELE 08 / 08 |
| <small>Rua Manoel Mathheus, 623 - conj. 04 - Centro - Vinhedo - SP - CEP 13260-130 Tel. (19) 3826-1990 vec@veprojetos.com.br www.veprojetos.com.br</small> | | |