


PLANTA BAIXA



PLANTA BAIXA

PVC Ø 110 – 155,00 M
 PVC Ø 85 – 712,00 M
 PVC Ø 60 – 271,00 M

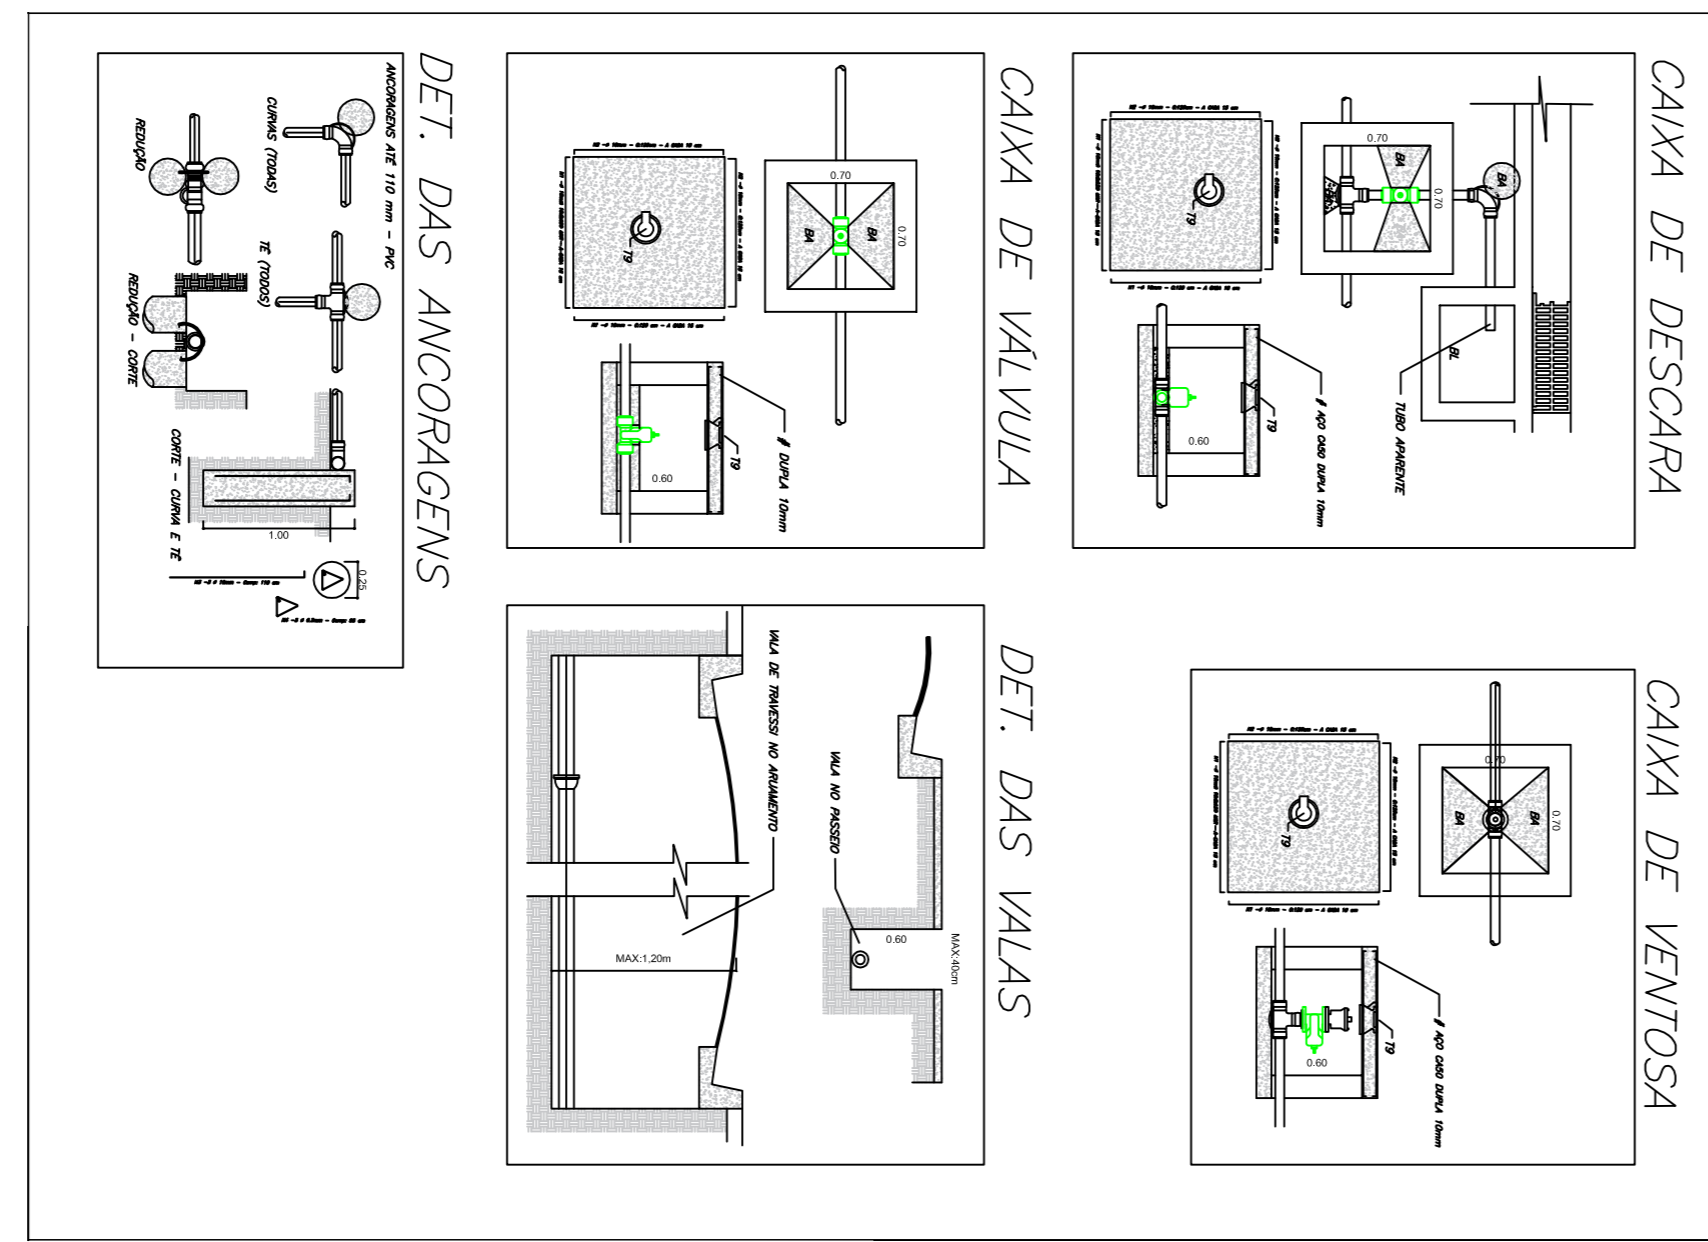

DAE S/A - AGUA E ESGOTO

ASSUNTO: PROJETO BASICO DE REDE AGUA		FORMA: ÚNICA
OBRA: REMANEJAMENTO DE REDE DE DISTRIBUIÇÃO		DATA: 25.05.2018
END.: AV. MARIA DO CARMO PELLEGRINI - AUTOBANCO		ESCALA: 1:1000
PROJ. TÉCNICO: JUNDIAÍSP		DET.: 1:150
PROJ. TÉCNICO: ROBERTO B. SANTUCCI	PROJ. ENG. LAÍS B. NICHOLAI R.	REVISOR: UNJ
PROJ. TÉCNICO: VALTER M. M. A.	PROJ. ENG. PAULO G. S.	REVISOR: GSA
PROJ. TÉCNICO: VALTER M. M. A.	PROJ. ENG. PAULO G. S.	REVISOR: GSA